



COMUNE DI FOGGIA

Corso Garibaldi n° 58 - FOGGIA
Servizio Lavori Pubblici/Edilizia Scolastica



Strategie Integrate di Sviluppo Sostenibile
"Rigenerazione urbana sostenibile"
P.O.R. FESR-FSE 2014-2020

"LAVORI DI EFFICIENTAMENTO ENERGETICO DELLA PALESTRA
DEL CENTRO DIDATTICO STATALE A. GABELLI"
NELL'AMBITO DEL P.O.R. FESR-FSE 2014-2020
REGIONE PUGLIA – ASSE PRIORITARIO XII "SVILUPPO URBANO SOSTENIBILE"
AZIONE 12.1 "RIGENERAZIONE URBANA SOSTENIBILE"
STRATEGIA INTEGRATA DI SVILUPPO URBANO SOSTENIBILE:
"IL BORGO REALE IL BORGO POSSIBILE".

Sindaco
Dott. Franco Landella

Assessore all'Urbanistica
Dott. Francesco Paolo La Torre

Assessore ai Lavori Pubblici
Dott. Francesco Morese

Dirigente Coordinatore Area Tecnica
Ing. Francesco Paolo Affatato

Responsabile Unico del Procedimento:
Geom. Rocco Fatibene

Progettista:
Arch Michele Pedone

Collaboratore:
Arch. Filomena de Mita

Novembre 2020

PROGETTO ESECUTIVO


TAVOLA

IMPIANTO VMC TEATRO

Pianta Piano seminterrato

I. 6

Scala: 1:100

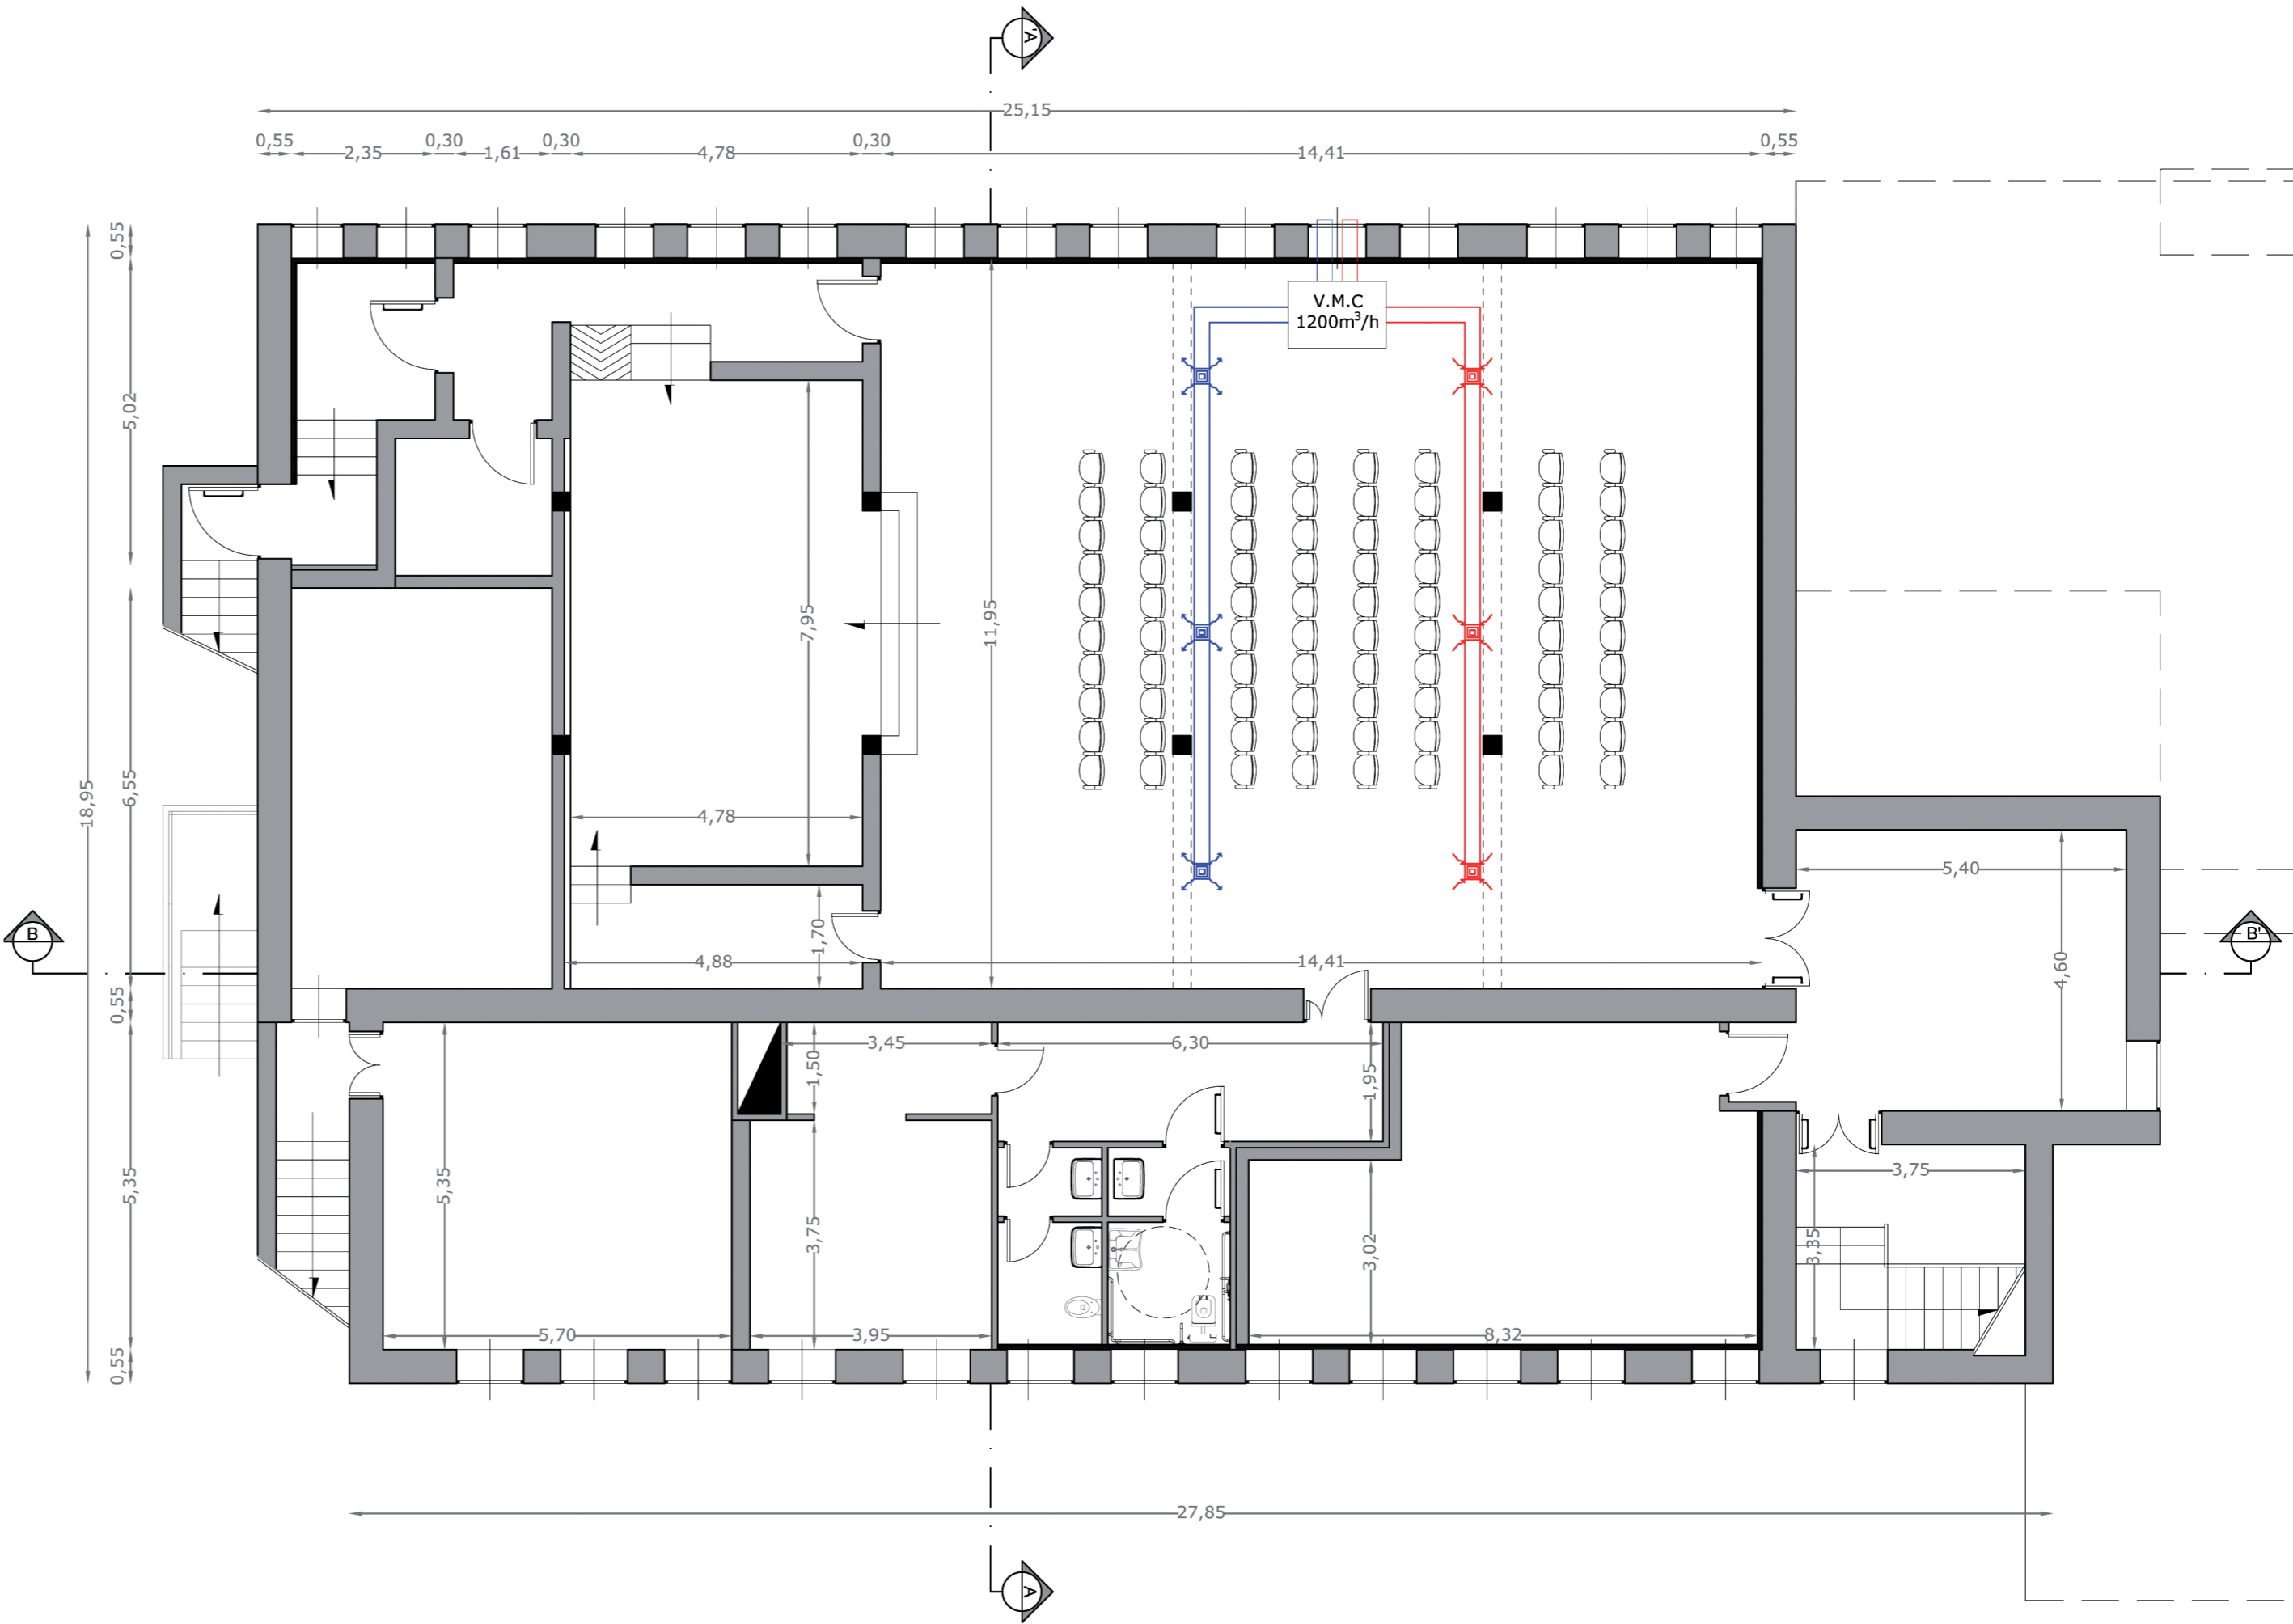

Pianta Piano Semi-interrato
Scala 1:100

Impianto Ventilazione Meccanica Automatica

- condotto di immissione aria
- condotto di estrazione aria
- bocchetta di immissione aria
- bocchetta di estrazione aria
- Macchina per impianto ambiente da 1200m³/h

Destinazione d'uso ambienti

PIANO SEMINTERRATO

- Ingresso 24,8 mq
- Teatro 170,30 mq
- Disimpegno 12,30 mq
- WC 5,50 mq
- WC disabili 6,40 mq
- Autoclave 20,00 mq
- Centrale termica 30,50 mq
- Locale tecnologico 27,80 mq
- Archivio 38,30 mq
- Dep. macchine imp.fotovoltaico